


POWER	POWER
ELEC	ELEC
INSTRUMENTATION	INSTRUMENTATION
MECHANICAL	MECHANICAL
PLUMBING	PLUMBING
HEATING, VENTILATION & AIR CONDITIONING	HEATING, VENTILATION & AIR CONDITIONING
SAFETY	SAFETY
STRUCTURE	STRUCTURE
GENERAL	GENERAL

图例	说明	安装方式
	A型LED安全出口标志灯 DC 36V 1W	距±0.2m
	A型LED疏散出口标志灯 DC 36V 1W	距±0.2m
	A型LED应急照明灯(壁挂) DC 36V 6W	H=2.2m
	A型LED应急照明灯(壁挂)(防水) DC 36V 9W IP67	H=2.2m
	A型LED应急照明灯(吸顶) DC 36V 6W	吸顶安装
	A型LED疏散标志灯 DC 36V 1W	H=0.5m
	A型LED疏散标志灯(吊装) DC 36V 1W	H=2.2m
	A型LED疏散标志灯(防水) DC 36V 1W IP67	H=0.5m
	A型LED双面多信息复合标志灯 DC 36V 1W	H=2.2m

序号	符号	名称	参数/型号	安装方式
1		LED 支架灯(带应急电池180分钟)	LED 220V 20W	
2		嵌入式LED灯 600X600(带应急电池180分钟)	LED 220V 40W	
3		单联 双联 三联 暗敷开关	220V 10A	
4				
5				

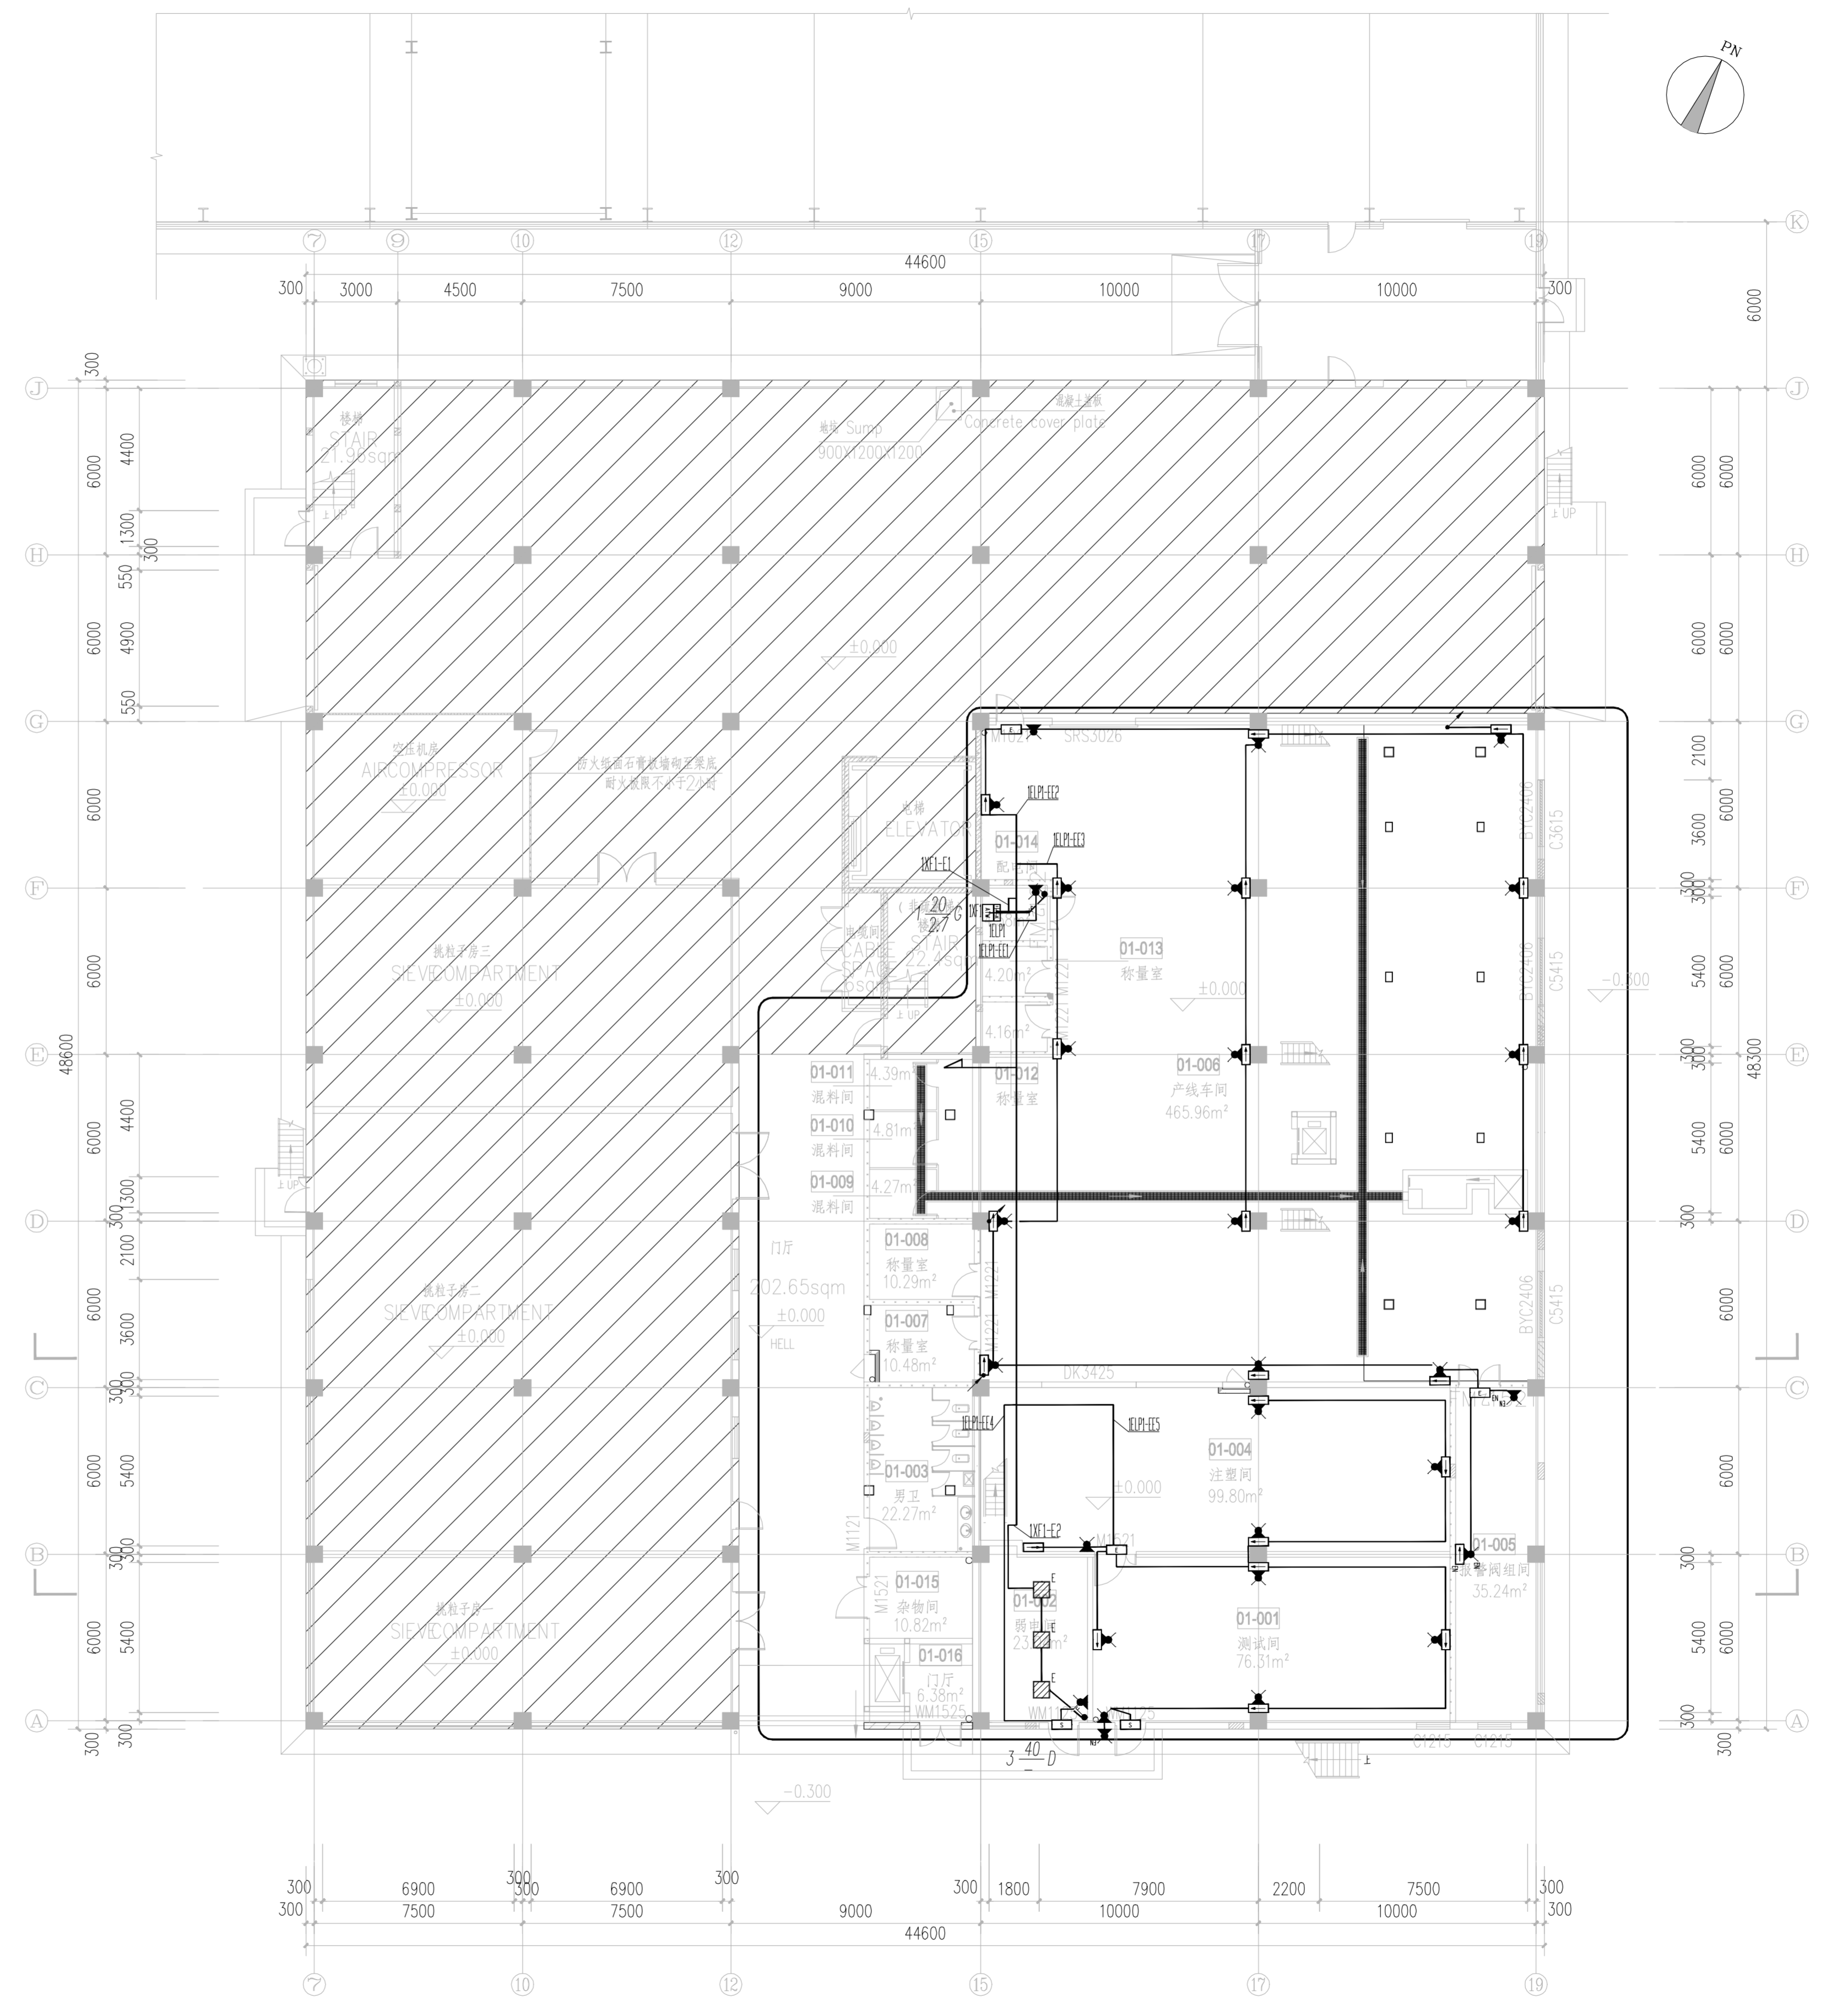

版次 REV	版次修改内容摘要 REVISION NOTE	日期 DATE	修改人 DESIGNER	校对 CHECKER	审核人 VERIFIER

建设单位 CLIENT/OWNER	
确认 CHECKER	批准 APPROVER

**中国海诚工程科技股份有限公司**  
CHINA HAIJUM ENGINEERING CO., LTD.

中国 上海 宝庆路 21号  
邮编: 200031  
21 BAOQING RD., SHANGHAI CHINA  
ZIP: 200031

TEL: 0086-21-6437-0063  
FAX: 0086-21-6453-4045  
E-MAIL: info@haijum.com  
INTERNET: http://www.haijum.com

审定人 APPROVER		专业 DISCIPLINE	电气
项目负责人/设计经理 PRO./DESIGN MGR.		比例 SCALE	1:150
审核人 VERIFIER		阶段 PHASE	施工图设计
专业负责人 DISCIPLINE LD.		日期 DATE	2023.4.19
校对 CHECKER		版次 REVISION	A2
设计 DESIGNER		制图人 DRAWER	

项目名称 PROJECT NAME	特创工程塑料(上海)有限公司02车间装修项目
子项名称 ITEM NAME	02车间
图纸名称 DRAWING NAME	一层应急照明平面图
建设单位图号 CLIENT DWG. NO.	图号 DWG. NO. S6686SD-01-502-1


注册执业专用章  
REGISTER ENGINEER STAMP

公司出图专用章  
OFFICIAL STAMP

POWER	POWER
INSTR.	INSTR.
MEASUREMENT	MEASUREMENT
ARCH.	ARCH.
CONSTRUCTION	CONSTRUCTION
INSTALLATION	INSTALLATION
OPERATION	OPERATION
MAINTENANCE	MAINTENANCE

图例	说明	规格	安装方式
	A型ED安全出口标志灯	DC 36V 1W	H=0.2m
	A型ED疏散出口标志灯	DC 36V 1W	H=0.2m
	A型ED应急照明灯(壁装)	DC 36V 6W	H=2.2m
	A型ED应急照明灯(壁装)(防水)	DC 36V 9W IP67	H=2.2m
	A型ED应急照明灯(吸顶)	DC 36V 6W	吸顶安装
	A型ED疏散标志灯	DC 36V 1W	H=0.5m
	A型ED疏散标志灯(吊装)	DC 36V 1W	H=2.2m
	A型ED疏散标志灯(防水)	DC 36V 1W IP67	H=0.5m
	A型ED双面多信息复合标志灯	DC 36V 1W	H=2.2m

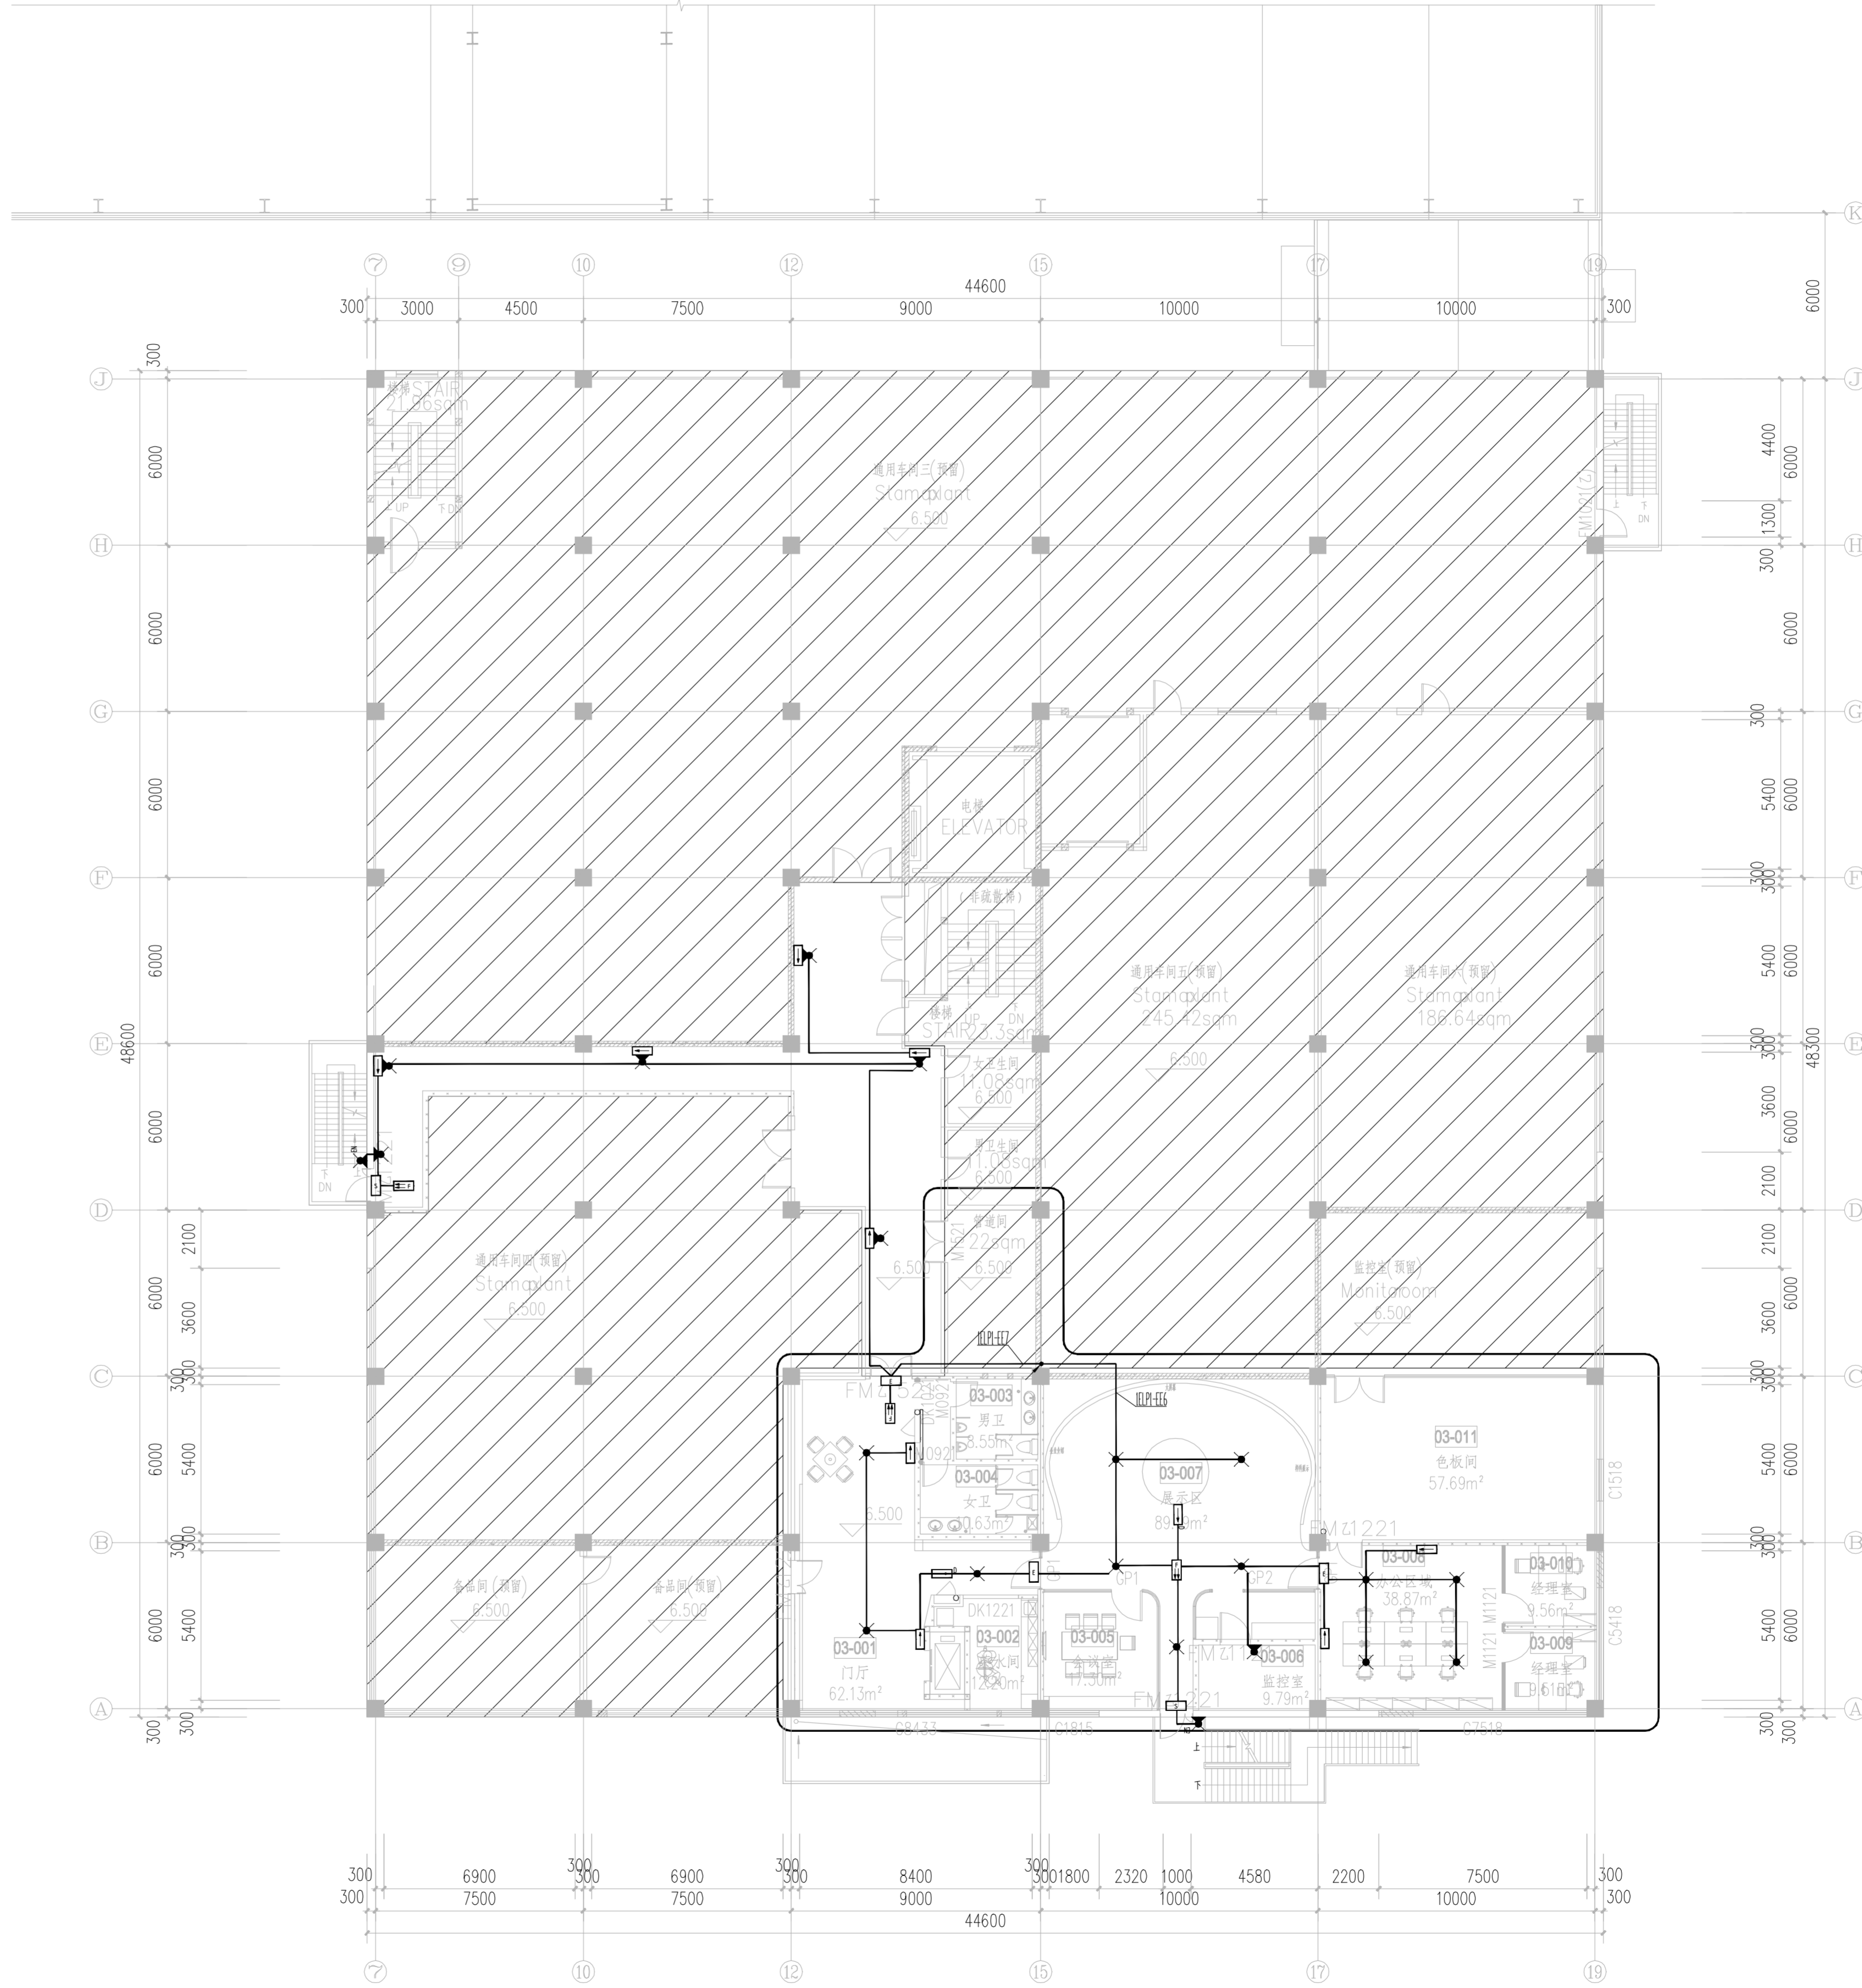

版次 REV.	版次修改内容摘要 REVISION NOTE	日期 DATE	修改人 DESIGNER	校对人 CHECKER	审核人 VERIFIER

建设单位 CLIENT/OWNER	
确认 CHECKER	批准 APPROVER

**中国海诚工程科技股份有限公司**  
CHINA HAILUM ENGINEERING CO., LTD.

中国 上海 宝庆路 21号  
邮编: 200031  
21 BAOQING RD, SHANGHAI CHINA  
ZIP: 200031

TEL: 0086-21-6437-0093  
FAX: 0086-21-6433-4045  
E-MAIL: info@hailum.com  
INTERNET: http://www.hailum.com

审校人 APPROVER		专业 DISCIPLINE	电气
项目负责人/设计经理 PRO.DESIGN MGR.		比例 SCALE	1:150
审核人 VERIFIER		阶段 PHASE	施工图设计
专业负责人 DISCIPLINE LD.		日期 DATE	2023.4.19
校对人 CHECKER		版次 REVISION	A2
设计人 DESIGNER		制图人 DRAWER	

项目名称 PROJECT NAME	特创工程塑料(上海)有限公司02车间装修项目
子项目名称 ITEM NAME	02车间
图纸名称 DRAWING NAME	二层应急照明平面图
建设单位图号 CLIENT DWG. NO.	
图号 DWG. NO.	S6688SD-01-502-3

注册执业专用章 REGISTER ENGINEER STAMP

公司出图专用章 OFFICIAL STAMP