


专业	DISC.				
签字	SIGN				
日期	DATE				
会签	COUNTERSIGN				

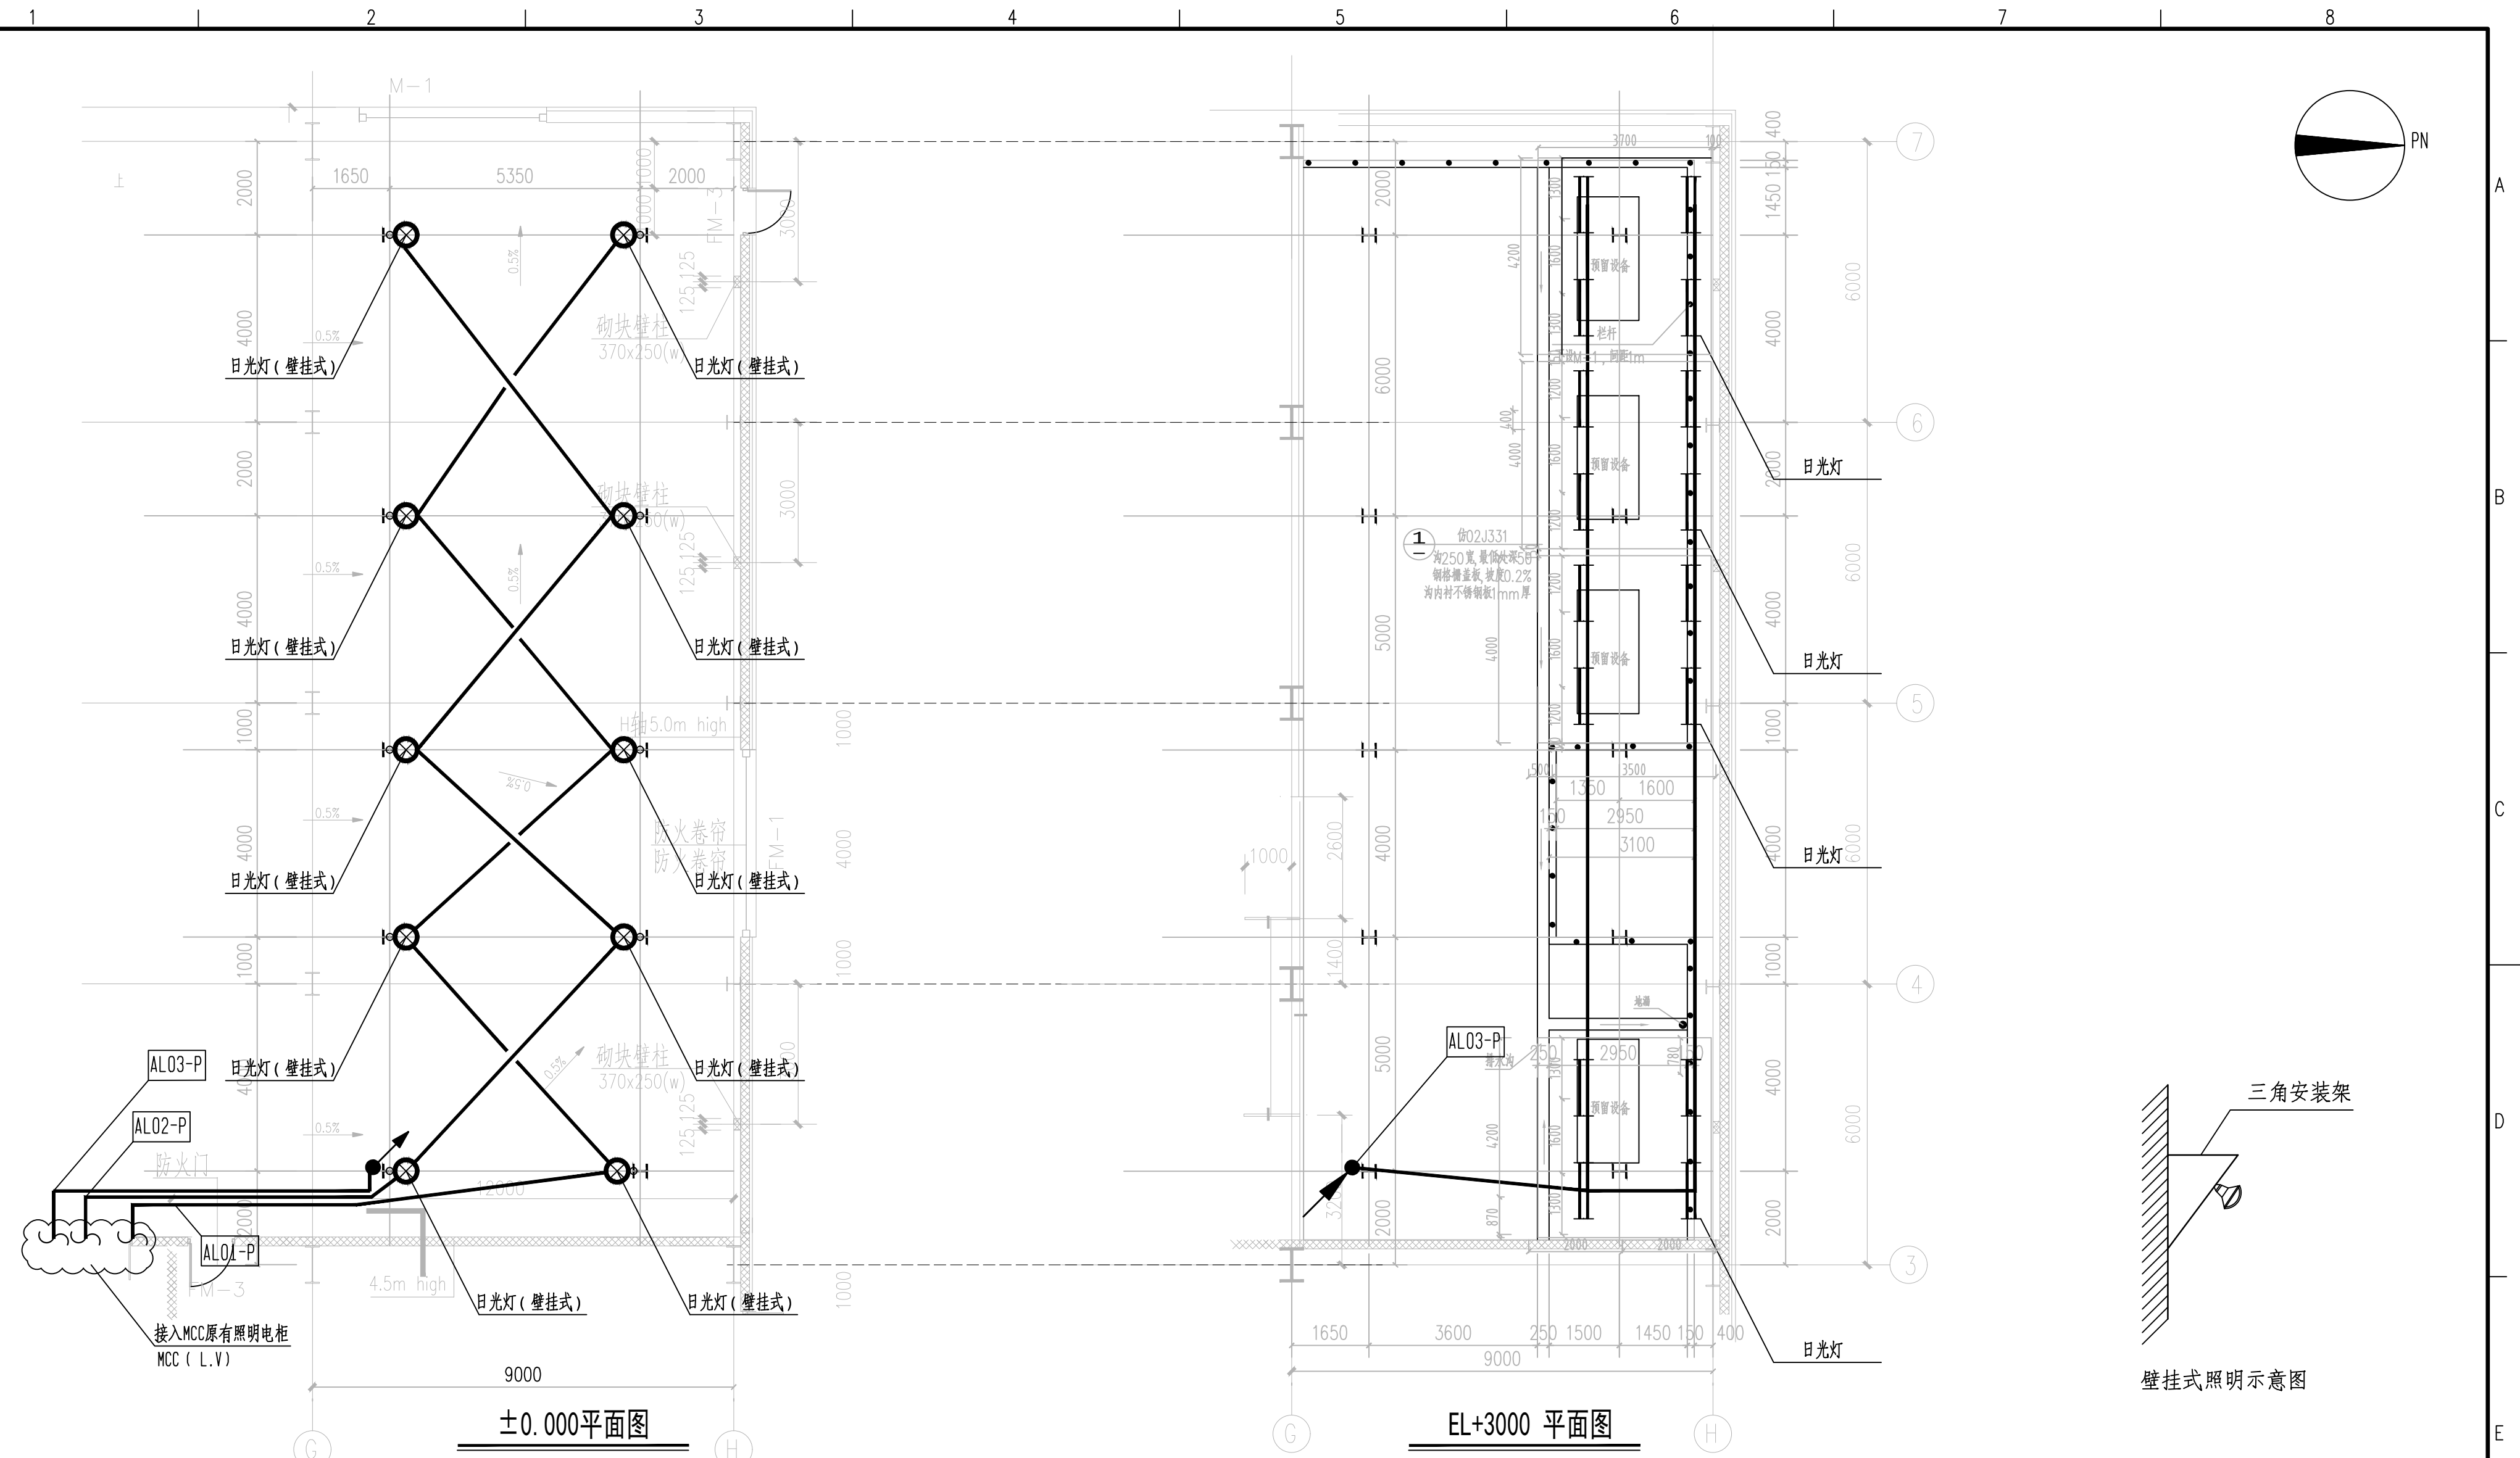

- 说明:
1. 照明种类: 本项目设置正常照明。
  2. 照明供电: 照明电源由本项目SH二MCC室原有照明电柜备用回路提供。照明箱内每一单相分支回路电流不超过15A, 所接灯头数不超过23个。
  3. 照明配线: 本项目照明线路采用0.6/1kV的电力电缆电缆穿管敷设, 采用穿镀锌钢管明敷。照明配电箱进线及LED灯配出回路, 其相线、零线应是等截面。照明配线的最小截面为铜芯 $2.5\text{mm}^2$ 。
  4. 光源: 照明应以清洁、节能、维护更换简便为设计原则, 选用节能型光源。
  5. 照度标准:  
 厂房: 100

2		日光灯	三防, AC220V 70W, LED光源, 壁挂灯, WF1, IP54	10	盏
1		日光灯	三防, AC220V, 2x36W, LED光源, 双管灯, WF1, IP54	16	盏
序号	图例	名称	规格	数量	单位

COO	发布供施工	李伯阳	张向群	杨庆成		2023-01-09
版次 REV.	说明 DESCRIPTION	设计 DES.D.	校核 CHKD.	审核 APPD.	审定 AUTH'D	日期 DATE
特创工程塑料(上海)有限公司 SH2车间装修项目						
<b>wood.</b> 众一伍德工程有限公司 WOOD ZONE CO., LTD.				照明平面图		
单元号 UNIT	设计阶段 PHASE	详细设计	项目号 PRJ. No.	B22200	第1张共1张	
比例 SCALE	1:100	专业 DISC.	电气	图号 DWG. No.	B22200-0000-DF00-LYD-0002	1 OF 1